


COLLETTORI DI DISTRIBUZIONE AULE 102 A/B 103 104

COLLETTORI DI DISTRIBUZIONE AULE 105 106 RELAX 107 108 109

UNITA' DI CONDIZIONAMENTO INTERNE

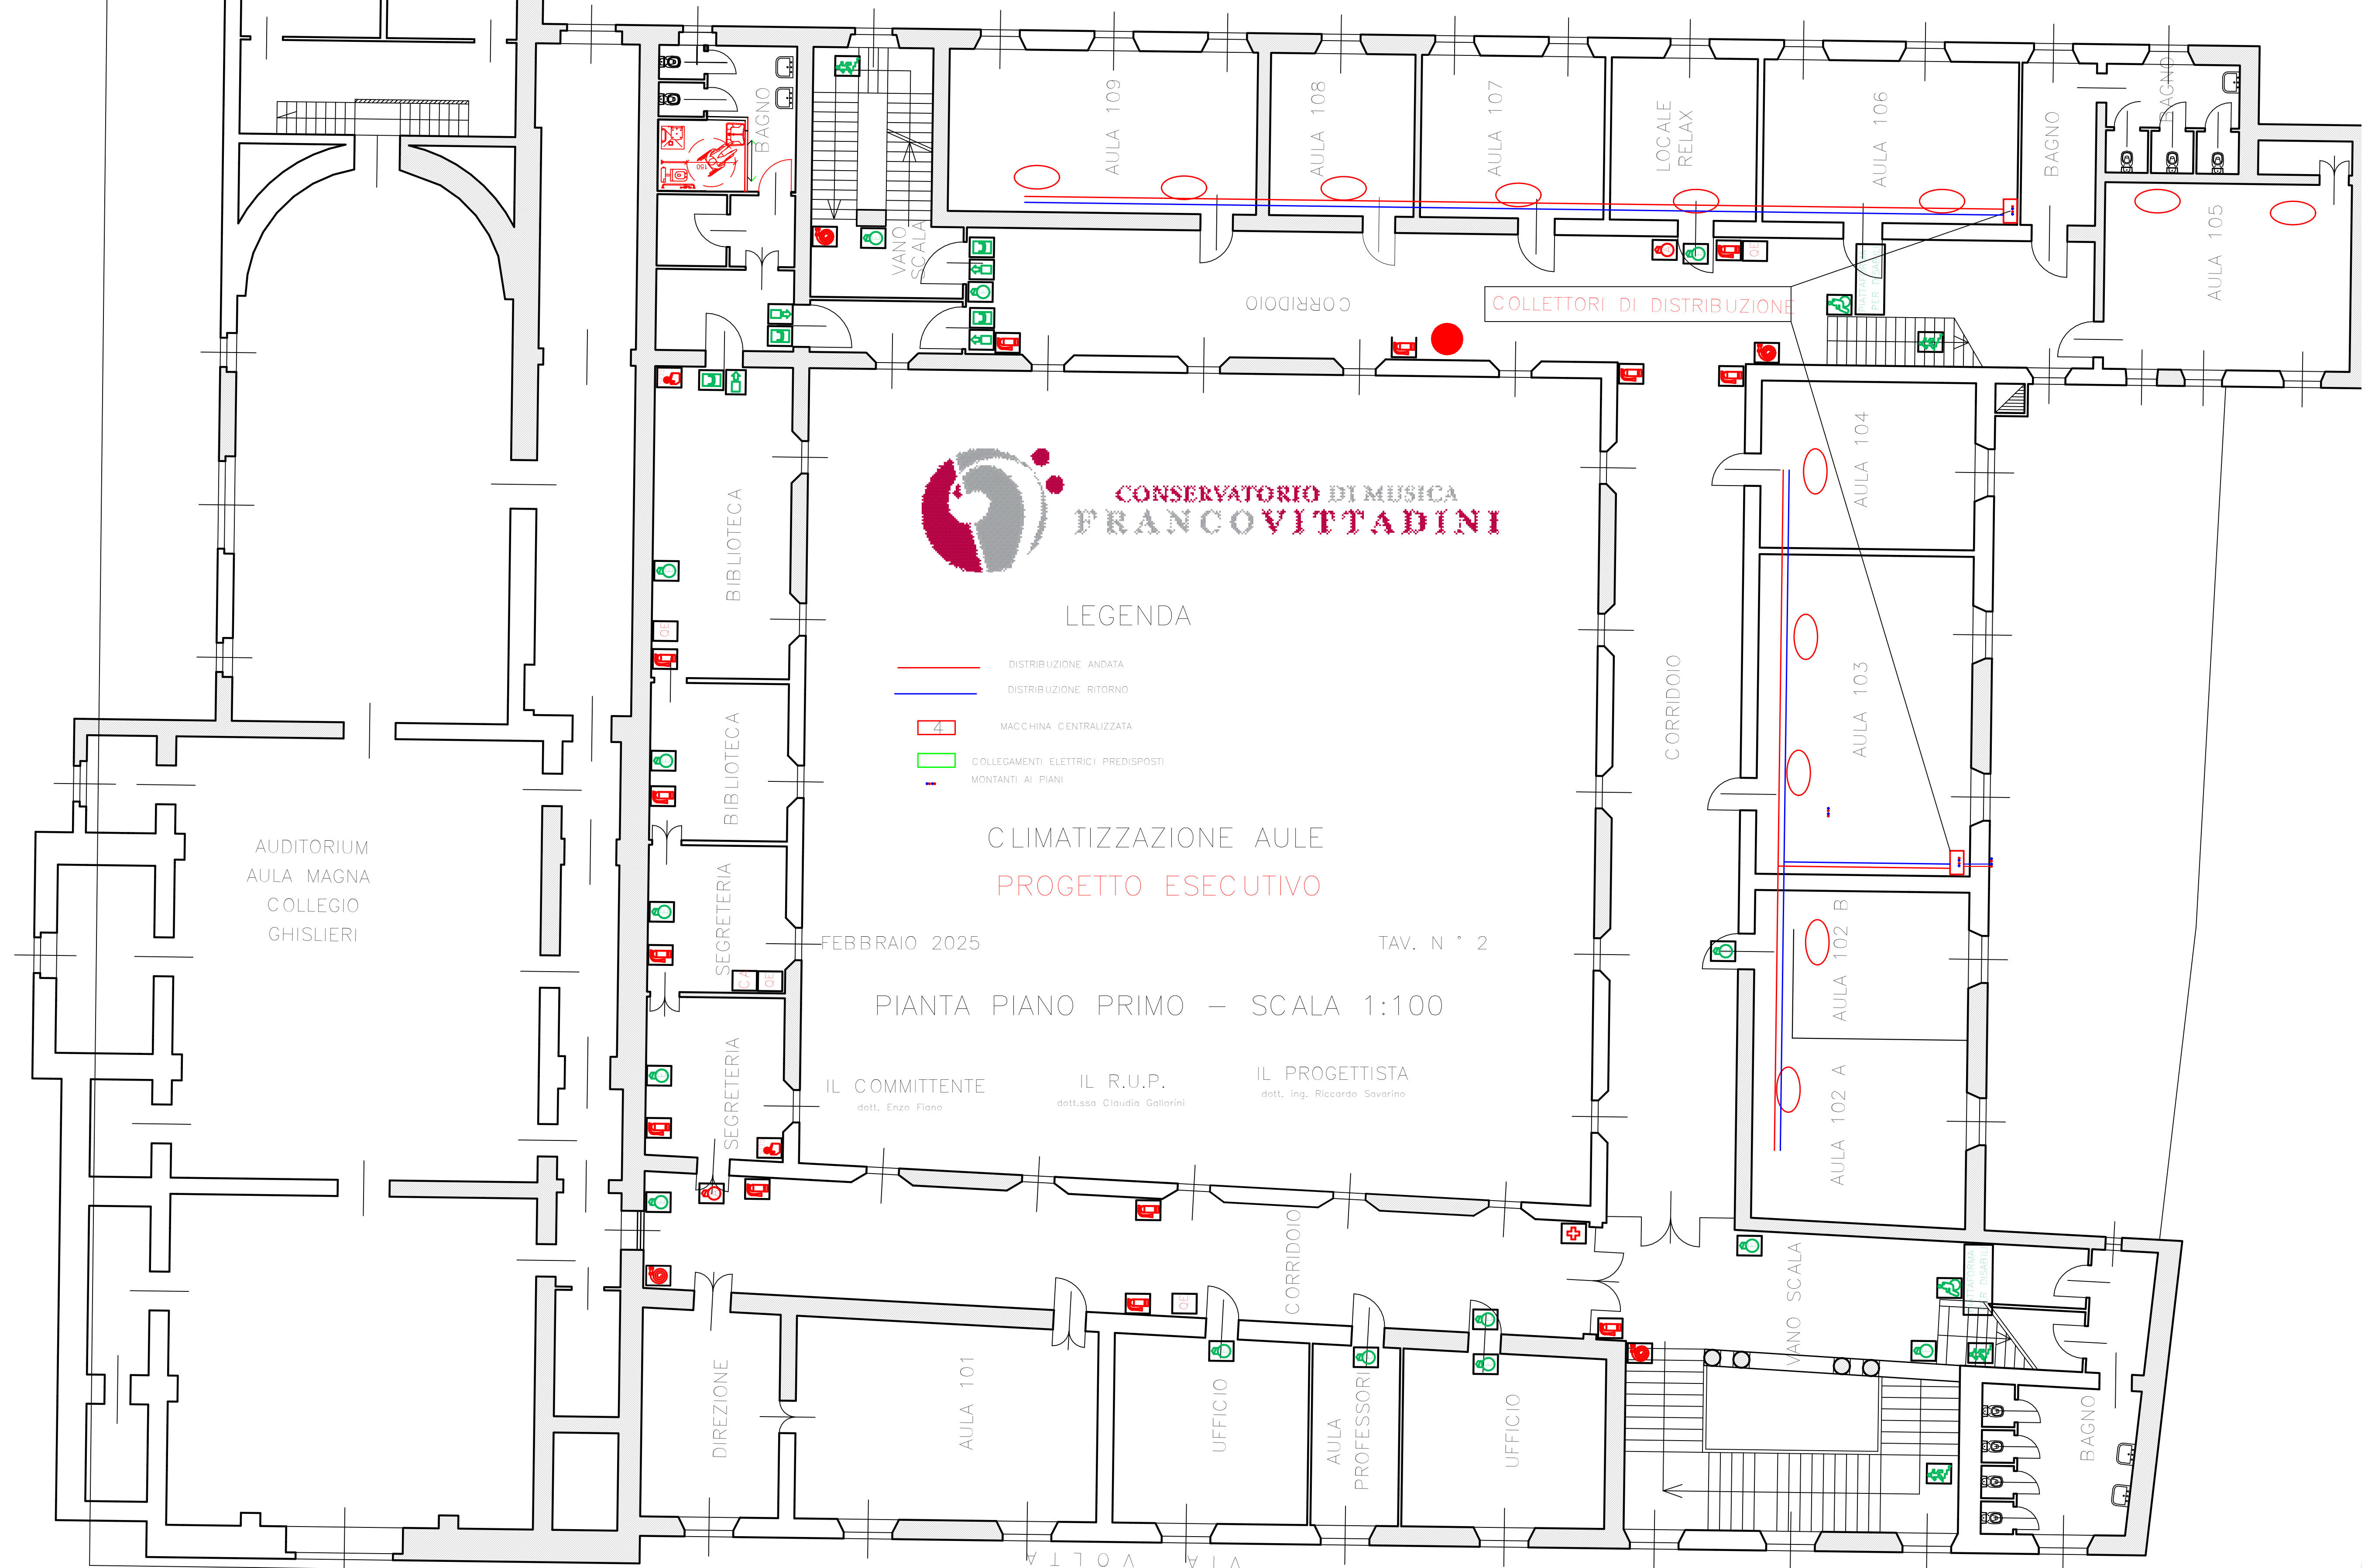

CONSERVATORIO DI MUSICA
FRANCOVITTADINI

LEGENDA

- DISTRIBUZIONE ANDATA
- DISTRIBUZIONE RITORNO
- MACCHINA CENTRALIZZATA
- COLLEGAMENTI ELETTRICI PREDISPOSTI MONTANTI AI PIANI

CLIMATIZZAZIONE AULE PROGETTO ESECUTIVO

FEBBRAIO 2025

TAV. N° 2

PIANTA PIANO PRIMO - SCALA 1:100

IL COMMITTENTE
dott. Enzo Fiano

IL R.U.P.
dott.ssa Claudia Gallorini

IL PROGETTISTA
dott. ing. Riccardo Savarino

AUDITORIUM
AULA MAGNA
COLLEGIO
GHISLIERI

BIBLIOTECA

BIBLIOTECA

SEGRETARIA

SEGRETARIA

DIREZIONE

AULA 101

UFFICIO

AULA
PROFESSORI

UFFICIO

CORRIDOIO

CORRIDOIO

VANO SCALA

AULA 102 A

AULA 102 B

AULA 103

AULA 104

AULA 105

BAGNO

BAGNO

